



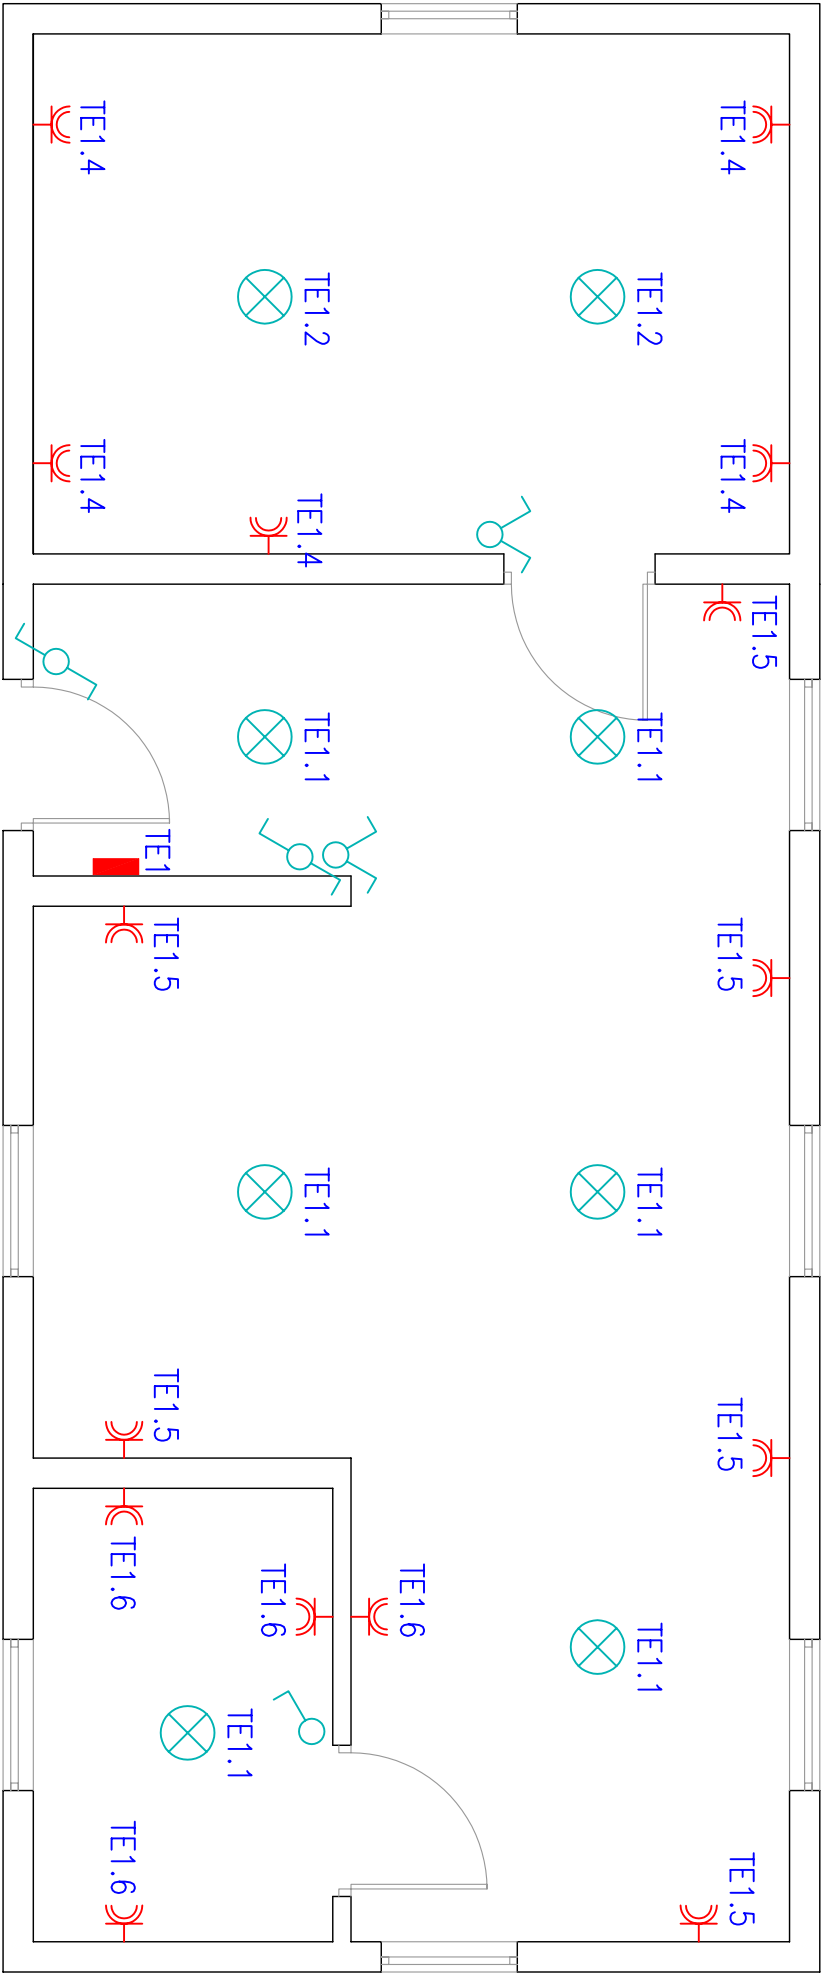

LEGENDA:

- GNIAZDO ELEKTRYCZNE WTYCZNIKOWE BRYZGOSZCZELNE
- GNIAZDO 230V
- TABLICA ELEKTRYCZNA
- ŁĄCZNIK SCHODOWY
- ŁĄCZNIK POJEDYNCZY
- ŁĄCZNIK ŚWIECZNIKOWY
- OPRAWA OŚWIETLENIOWA LED (PLAFON)

NUMER RYSUNKU 1	SKALA 1:50	DATA sierpień 2016	OBIEKT REMONT INSTALCJI ELEKTRYCZNYCH WYBRANYCH BUDYNKÓW SKANSENU WSI POGÓRZAŃSKIEJ W SZYMBARKU		GŁÓWNY PROJEKTANT mgr inż. Zygmunt Pawlak UPR. Nr GPA-7342-54/96	SPRAWDZAJĄCY inż. Mikołaj Gondek UAN I-8340/A-120/89
			ADRES INWESTYCJI SZYMBARK DZ. NR. 1726/1	INWESTOR MUZEUM "DWORY KARWACJANÓW I GŁADYSZÓW" UL. WRÓBLEWSKIEGO 10A, 38-300 GORLICE		
			STADIUM PROJEKT BUDOWLANY	BRANŻA ELEKTRYKA	OPRACOWAŁ: mgr inż. Paweł Gajewski UPR. Nr MAP/00312/PWOE/14	
			PRZEDMIOT RYSUNKU INSTALACJE ELEKTRYCZNE RZUT PARTERU - BUDYNEK NR.5			

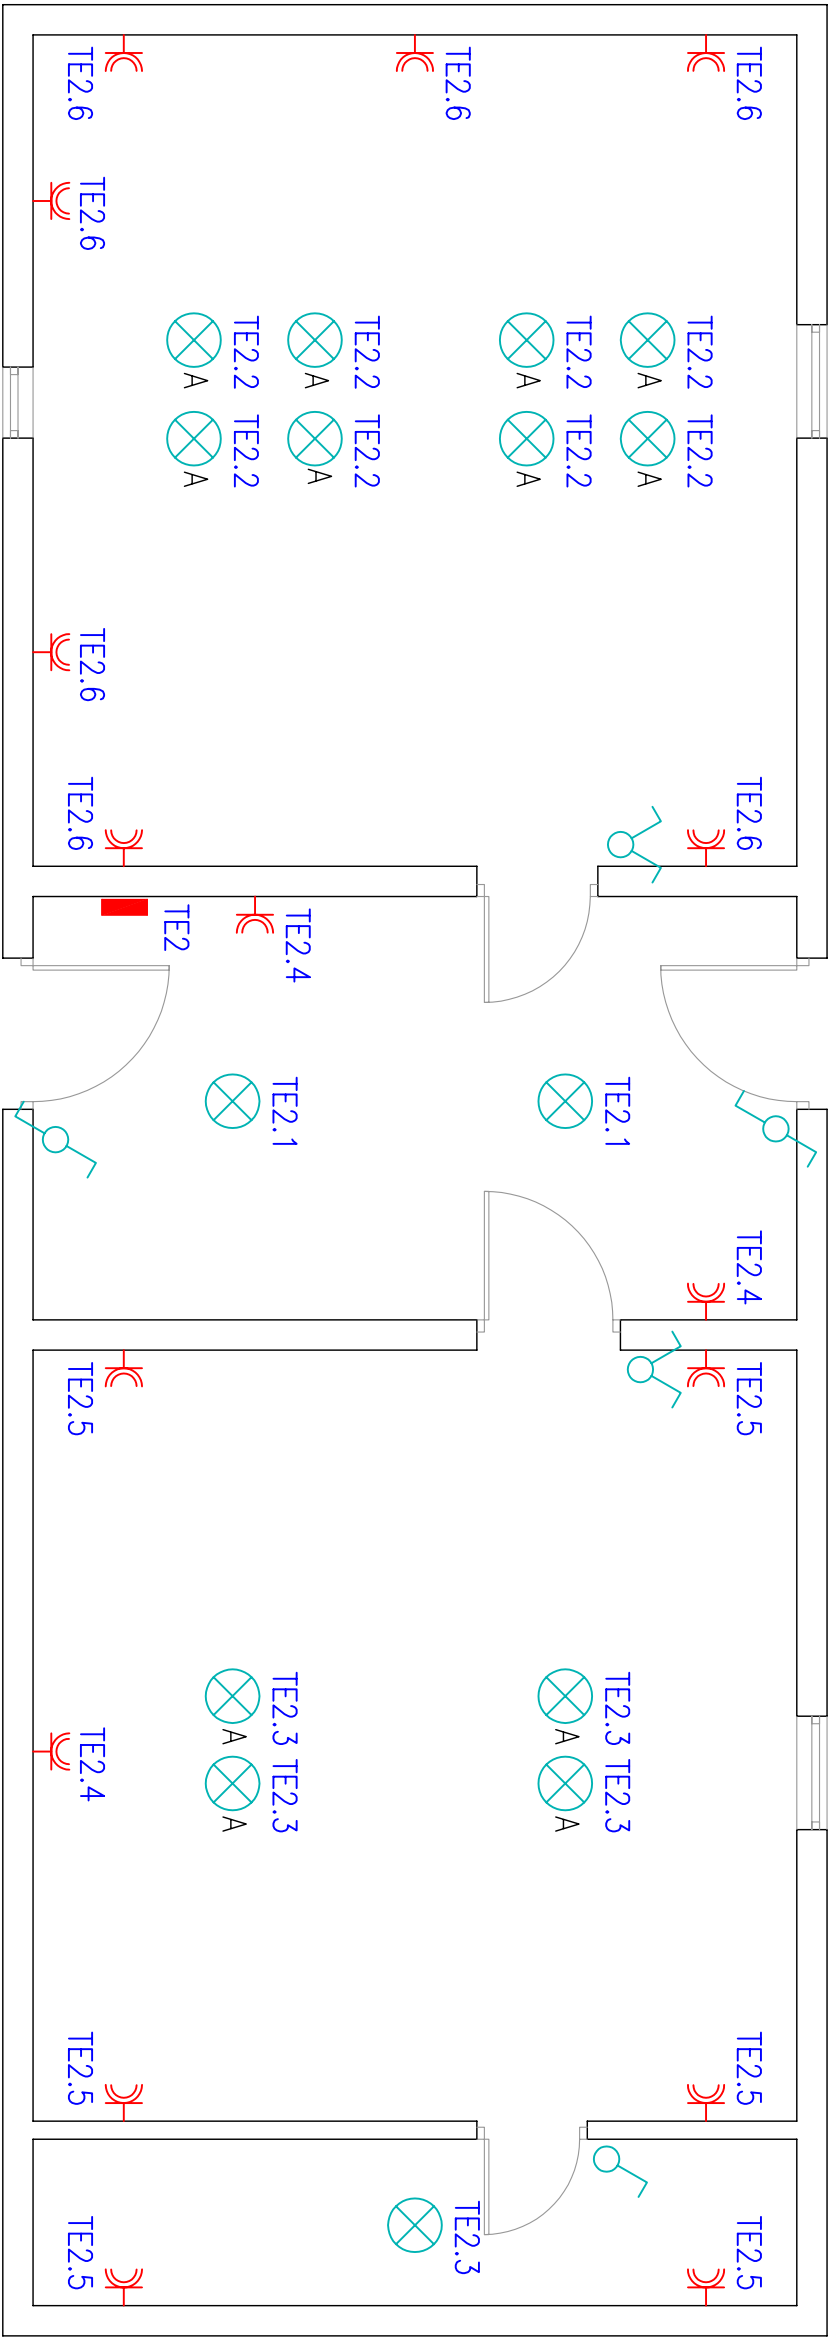


RZUT PRZYZIEMIA


LEGENDA:

-
- GNIĄZDO ELEKTRYCZNE WTYCZNIKOWE BRYZGOSZCZELNE
-
- GNIĄZDO 230V
-
- TABLICA ELEKTRYCZNA
-
- ŁĄCZNIK SCHODOWY
-
- ŁĄCZNIK POJEDYNCZY
-
- ŁĄCZNIK ŚWIECZNIKOWY
-
- OPRAWA OŚWIETLENIOWA LED (PLAFON)
-
- OPRAWA PROJEKTOR LED 8W


NUMER RYSUNKU 2	SKALA 1:50	DATA sierpień 2016	OBIEKT REMONT INSTALCJI ELEKTRYCZNYCH WYBRANYCH BUDYNKÓW SKANSENU WSI POGÓRZAŃSKIEJ W SZYMBARKU		GŁÓWNY PROJEKTANT mgr inż. Zygmunt Pawlak UPR. Nr GPA-7342-54/96	SPRAWDZAJĄCY inż. Mikołaj Gondek UAN I-8340/A-120/89
			ADRES INWESTYCJI SZYMBARK DZ. NR. 1726/1	INWESTOR MUZEUM "DWORY KARWACJANÓW I GŁADYSZÓW" UL. WRÓBLEWSKIEGO 10A, 38–300 GORLICE		
			STADIUM PROJEKT BUDOWLANY	BRANŻA ELEKTRYKA	OPRACOWAŁ: mgr inż. Paweł Gajewski UPR. Nr MAP/00312/PWOE/14	
			PRZEDMIOT RYSUNKU INSTALACJE ELEKTRYCZNE RZUT PARTERU - BUDYNEK NR.14			

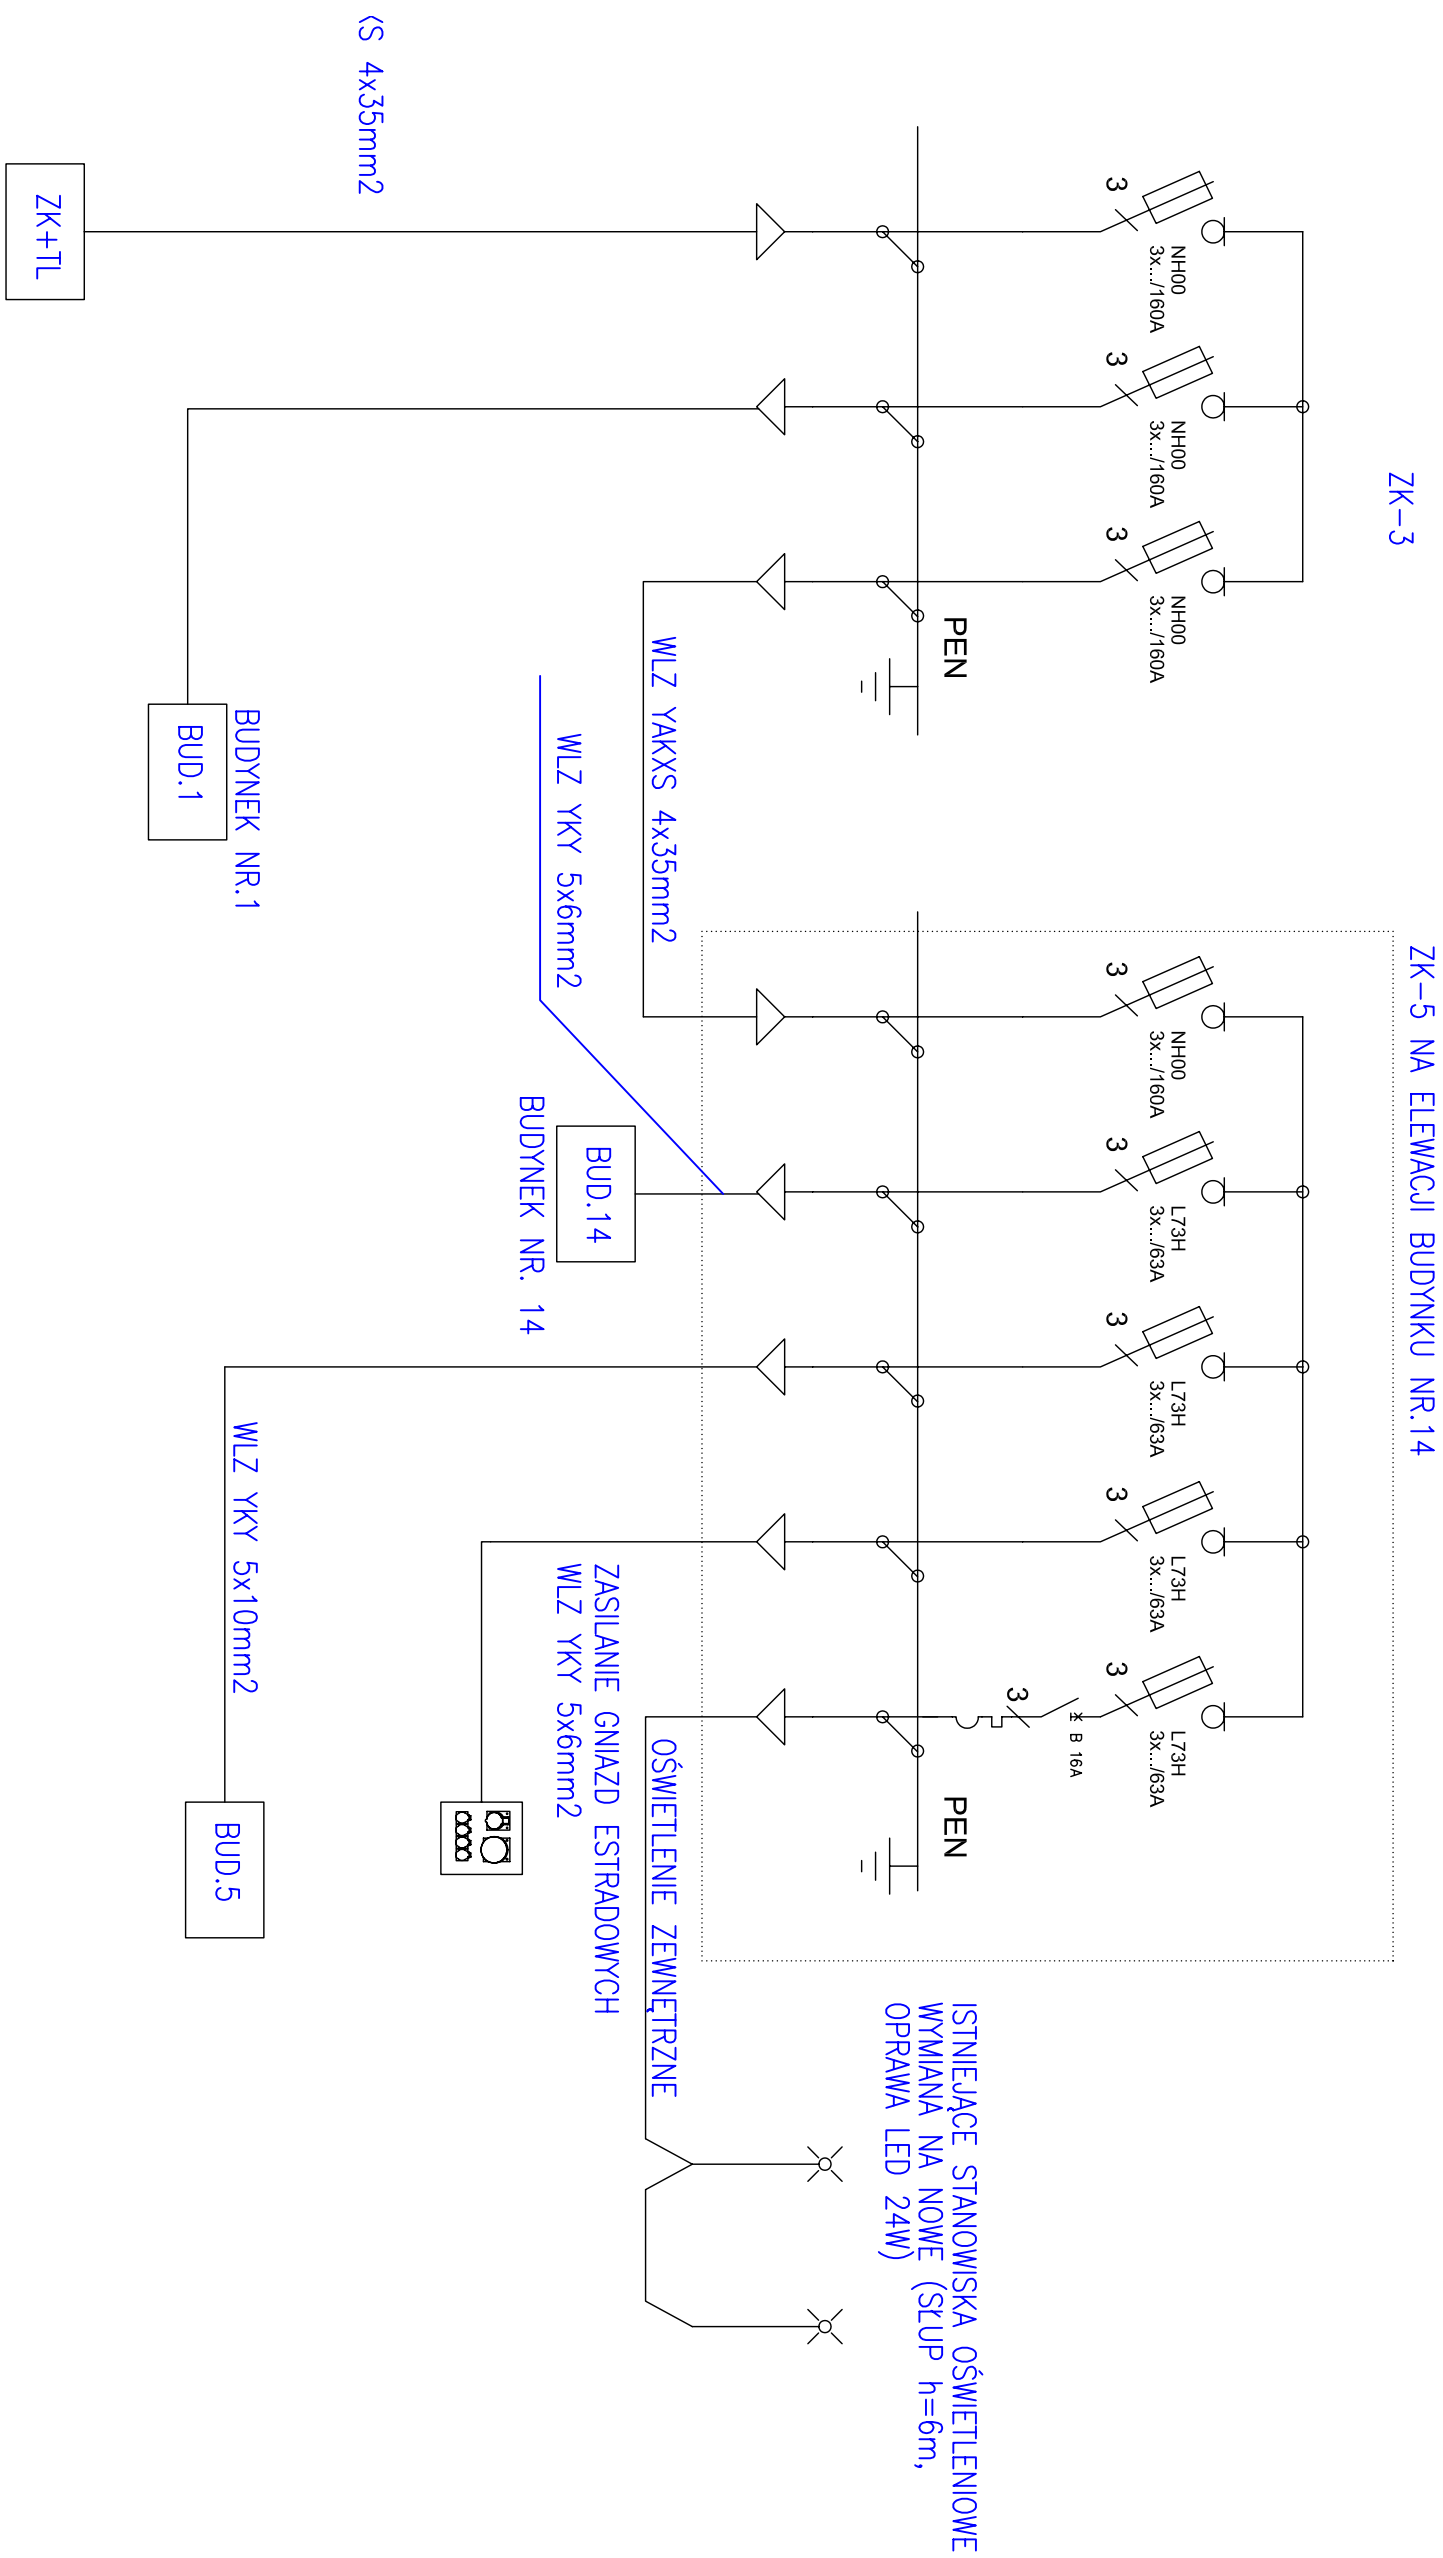

NUMER RYSUNKU	SKALA	DATA	OBIEKT		GŁÓWNY PROJEKTANT	SPRAWDZAJĄCY
		sierpień 2016	REMONT INSTALACJI ELEKTRYCZNYCH WYBRANYCH BUDYNKÓW SKANSENU WSI POGÓRZAŃSKIEJ W SZYMBARKU			
			ADRES INWESTYCJI SZYMBARK DZ. NR. 1726/1	INWESTOR MUZEUM "DWORY KARWACJANÓW I GŁADYSZÓW" UL. WRÓBLEWSKIEGO 10A, 38-300 GORLICE		
			STADIUM PROJEKT BUDOWLANY	BRANŻA ELEKTRYKA		
3	-		PRZEDMIOT RYSUNKU SCHEMAT IDEOWY ZASILANIA		OPRACOWAŁ: mgr inż. Paweł Gajewski UPR. Nr MAP/00312/PWOWE/14	

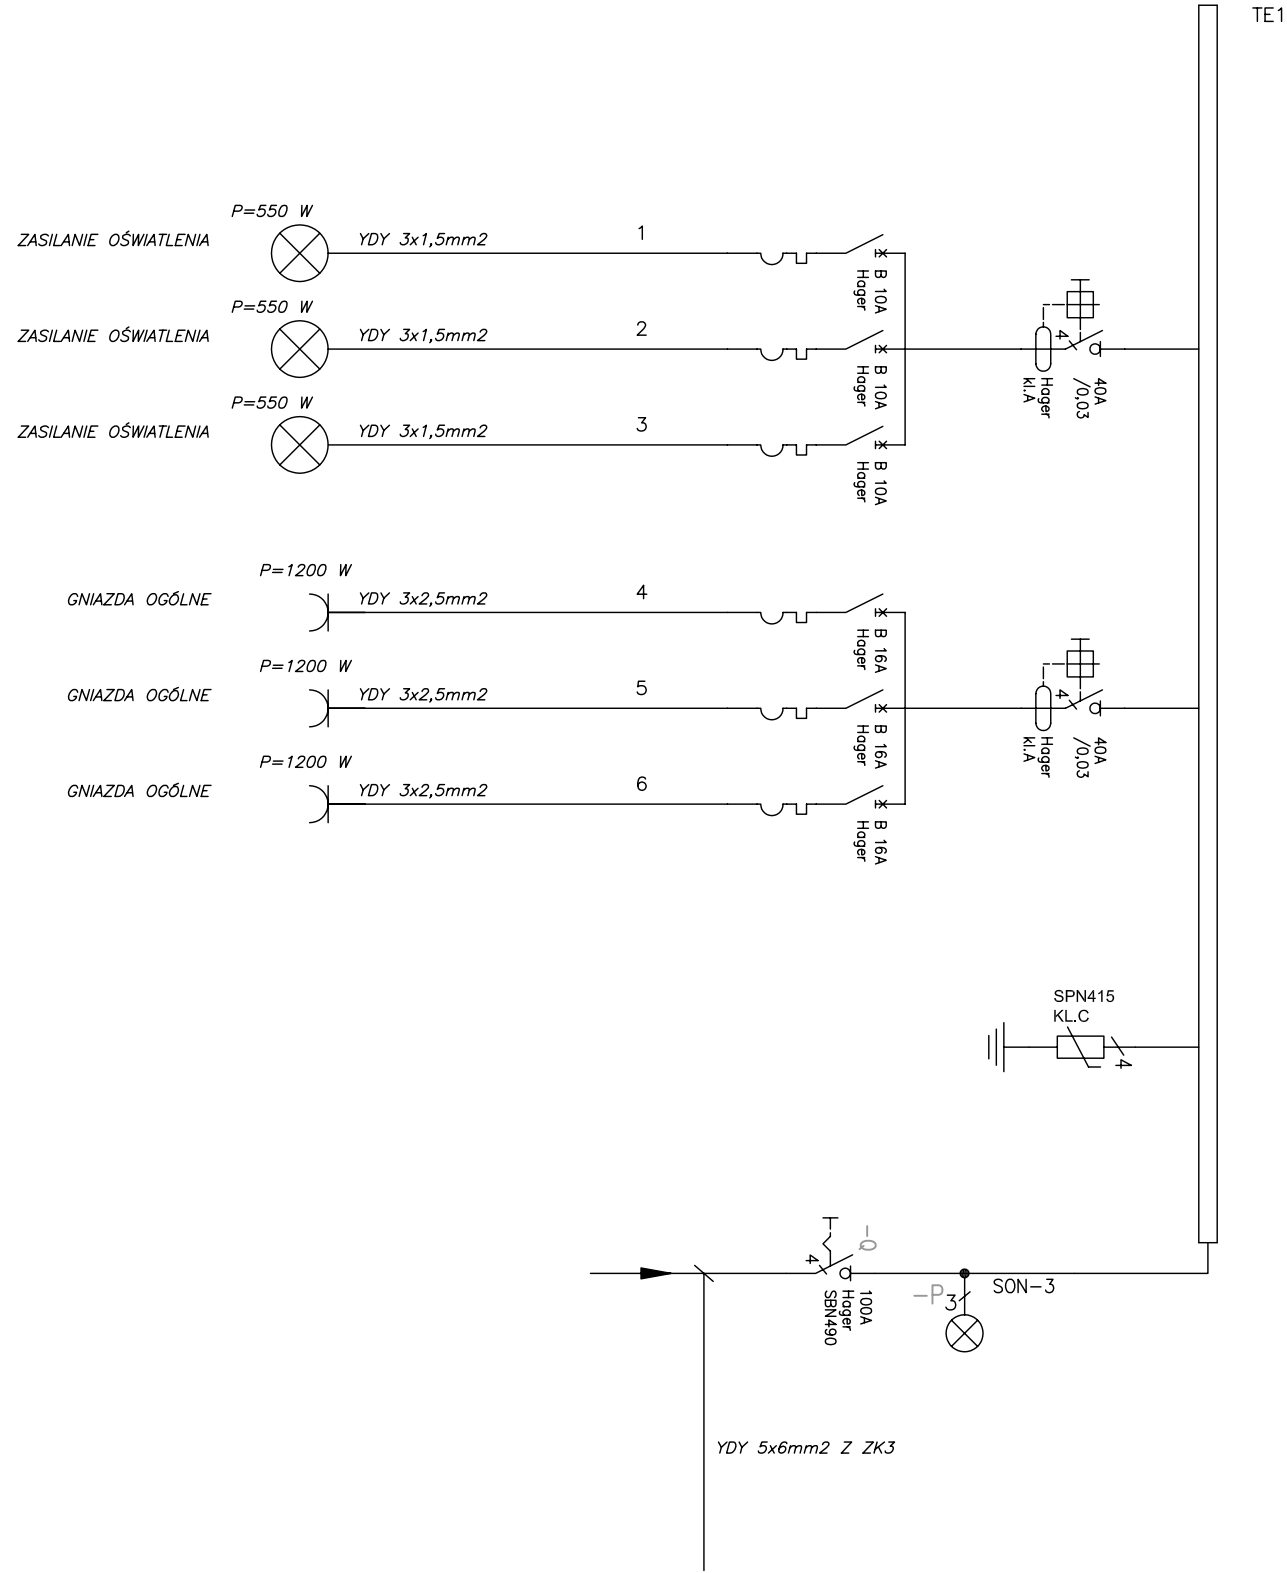


NUMER RYSUNKU	SKALA	DATA sierpień 2016	OBIEKT REMONT INSTALCJI ELEKTRYCZNYCH WYBRANYCH BUDYNKÓW SKANSENU WSI POGÓRZAŃSKIEJ W SZYMBARKU		GŁÓWNY PROJEKTANT mgr inż. Zygmunt Pawlak UPR. Nr GPA-7342-54/96	SPRAWDZAJĄCY inż. Mikołaj Gondek UAN I-8340/A-120/89
			ADRES INWESTYCJI SZYMBARK DZ. NR. 1726/1	INWESTOR MUZEUM "DWORY KARWACJANÓW I GŁADYSZÓW" UL. WRÓBLEWSKIEGO 10A, 38-300 GORLICE		
			STADIUM PROJEKT BUDOWLANY	BRANŻA ELEKTRYKA		
			PRZEDMIOT RYSUNKU TABLICA TE1 SCHEMAT		OPRACOWAŁ: mgr inż. Paweł Gajewski UPR. Nr MAP/00312/PW/OE/14	

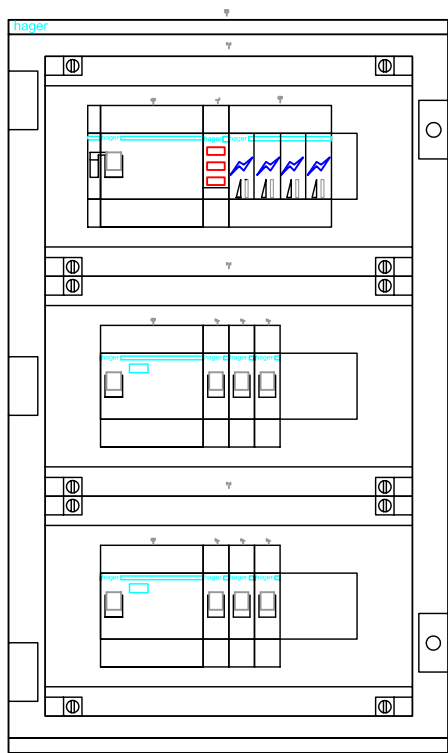


Obudowa: drzwi pełne 500X300X200

NUMER RYSUNKU 5	SKALA 1:5	DATA sierpień 2016	OBIEKT REMONT INSTALCJI ELEKTRYCZNYCH WYBRANYCH BUDYNKÓW SKANSENU WSI POGÓRZAŃSKIEJ W SZYMBARKU		GŁÓWNY PROJEKTANT mgr inż. Zygmunt Pawlak UPR. Nr GPA-7342-54/96	SPRAWDZAJĄCY inż. Mikołaj Gondek UAN I-8340/A-120/89
			ADRES INWESTYCJI SZYMBARK DZ. NR. 1726/1	INWESTOR MUZEUM "DWORY KARWACJANÓW I GŁADYSZÓW" UL. WRÓBLEWSKIEGO 10A, 38-300 GORLICE		
			STADIUM PROJEKT BUDOWLANY	BRANŻA ELEKTRYKA		
			PRZEDMIOT RYSUNKU TABLICA TE1 ELEWACJA		OPRACOWAŁ: mgr inż. Paweł Gajewski UPR. Nr MAP/00312/PWOWE/14	

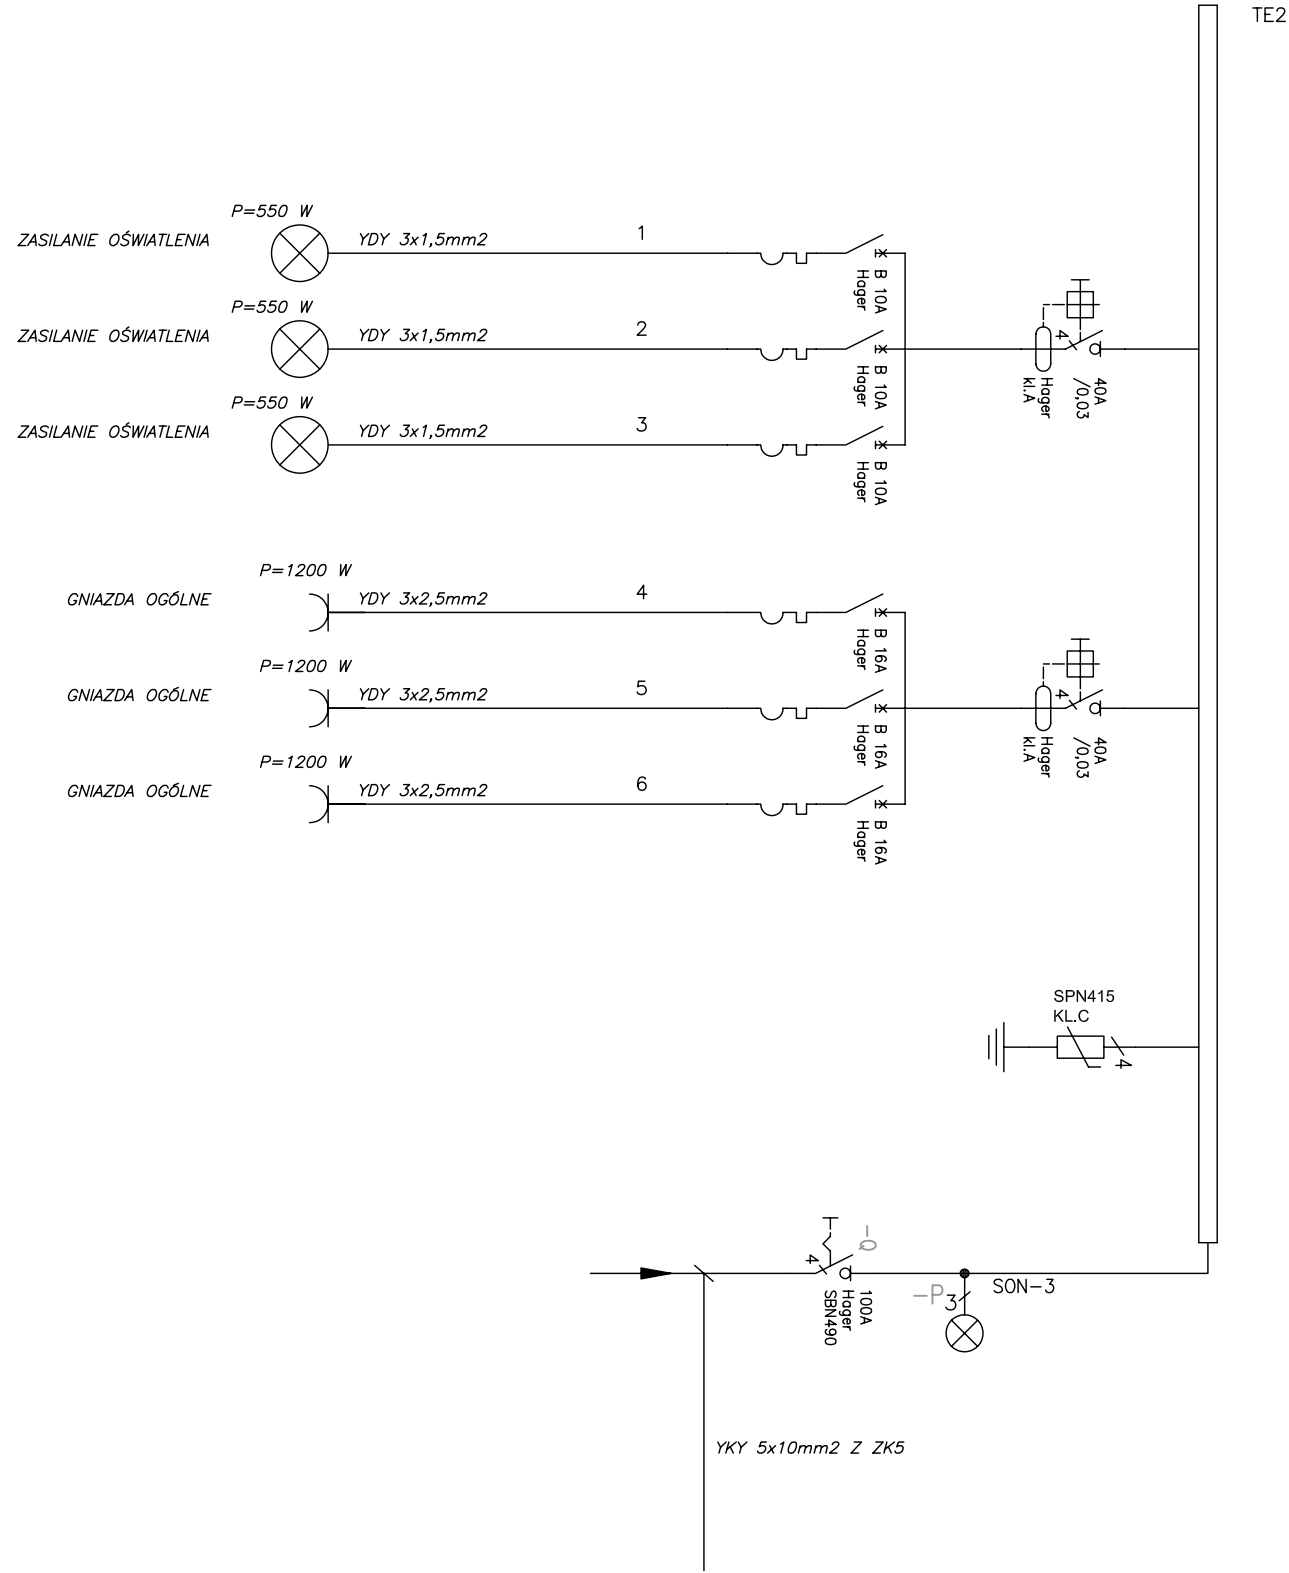


NUMER RYSUNKU	SKALA	DATA sierpień 2016	OBIEKT REMONT INSTALCJI ELEKTRYCZNYCH WYBRANYCH BUDYNKÓW SKANSENU WSI POGÓRZAŃSKIEJ W SZYMBARKU		GŁÓWNY PROJEKTANT mgr inż. Zygmunt Pawlak UPR. Nr GPA-7342-54/96	SPRAWDZAJĄCY inż. Mikołaj Gondek UAN I-8340/A-120/89
			ADRES INWESTYCJI SZYMBARK DZ. NR. 1726/1	INWESTOR MUZEUM "DWORY KARWACJANÓW I GŁADYSZÓW" UL. WRÓBLEWSKIEGO 10A, 38-300 GORLICE		
			STADIUM PROJEKT BUDOWLANY	BRANŻA ELEKTRYKA		
			PRZEDMIOT RYSUNKU TABLICA TE2 SCHEMAT		OPRACOWAŁ: mgr inż. Paweł Gajewski UPR. Nr MAP/00312/PW/OE/14	

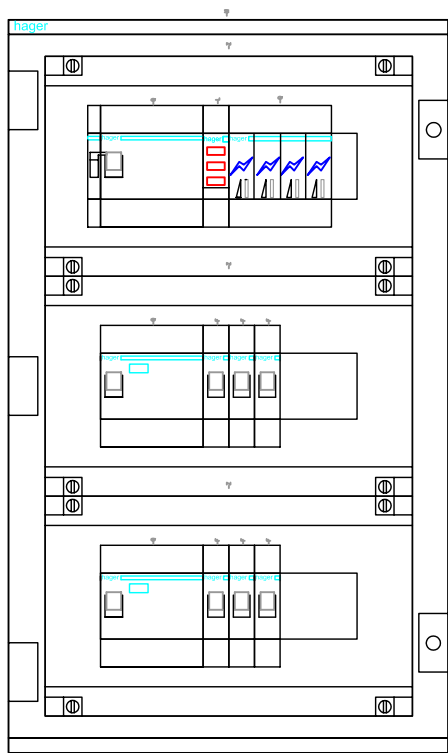


Obudowa drzwi pełne 500X300X200

NUMER RYSUNKU 7	SKALA 1:5	DATA sierpień 2016	OBIEKT REMONT INSTALCJI ELEKTRYCZNYCH WYBRANYCH BUDYNKÓW SKANSENU WSI POGÓRZAŃSKIEJ W SZYMBARKU		GŁÓWNY PROJEKTANT mgr inż. Zygmunt Pawlak UPR. Nr GPA-7342-54/96	SPRAWDZAJĄCY inż. Mikołaj Gondek UAN I-8340/A-120/89
			ADRES INWESTYCJI SZYMBARK DZ. NR. 1726/1	INWESTOR MUZEUM "DWORY KARWACJANÓW I GŁADYSZÓW" UL. WRÓBLEWSKIEGO 10A, 38–300 GORLICE		
			STADIUM PROJEKT BUDOWLANY	BRANŻA ELEKTRYKA		
			PRZEDMIOT RYSUNKU TABLICA TE2 ELEWACJA		OPRACOWAŁ: mgr inż. Paweł Gajewski UPR. Nr MAP/00312/PWOWE/14	

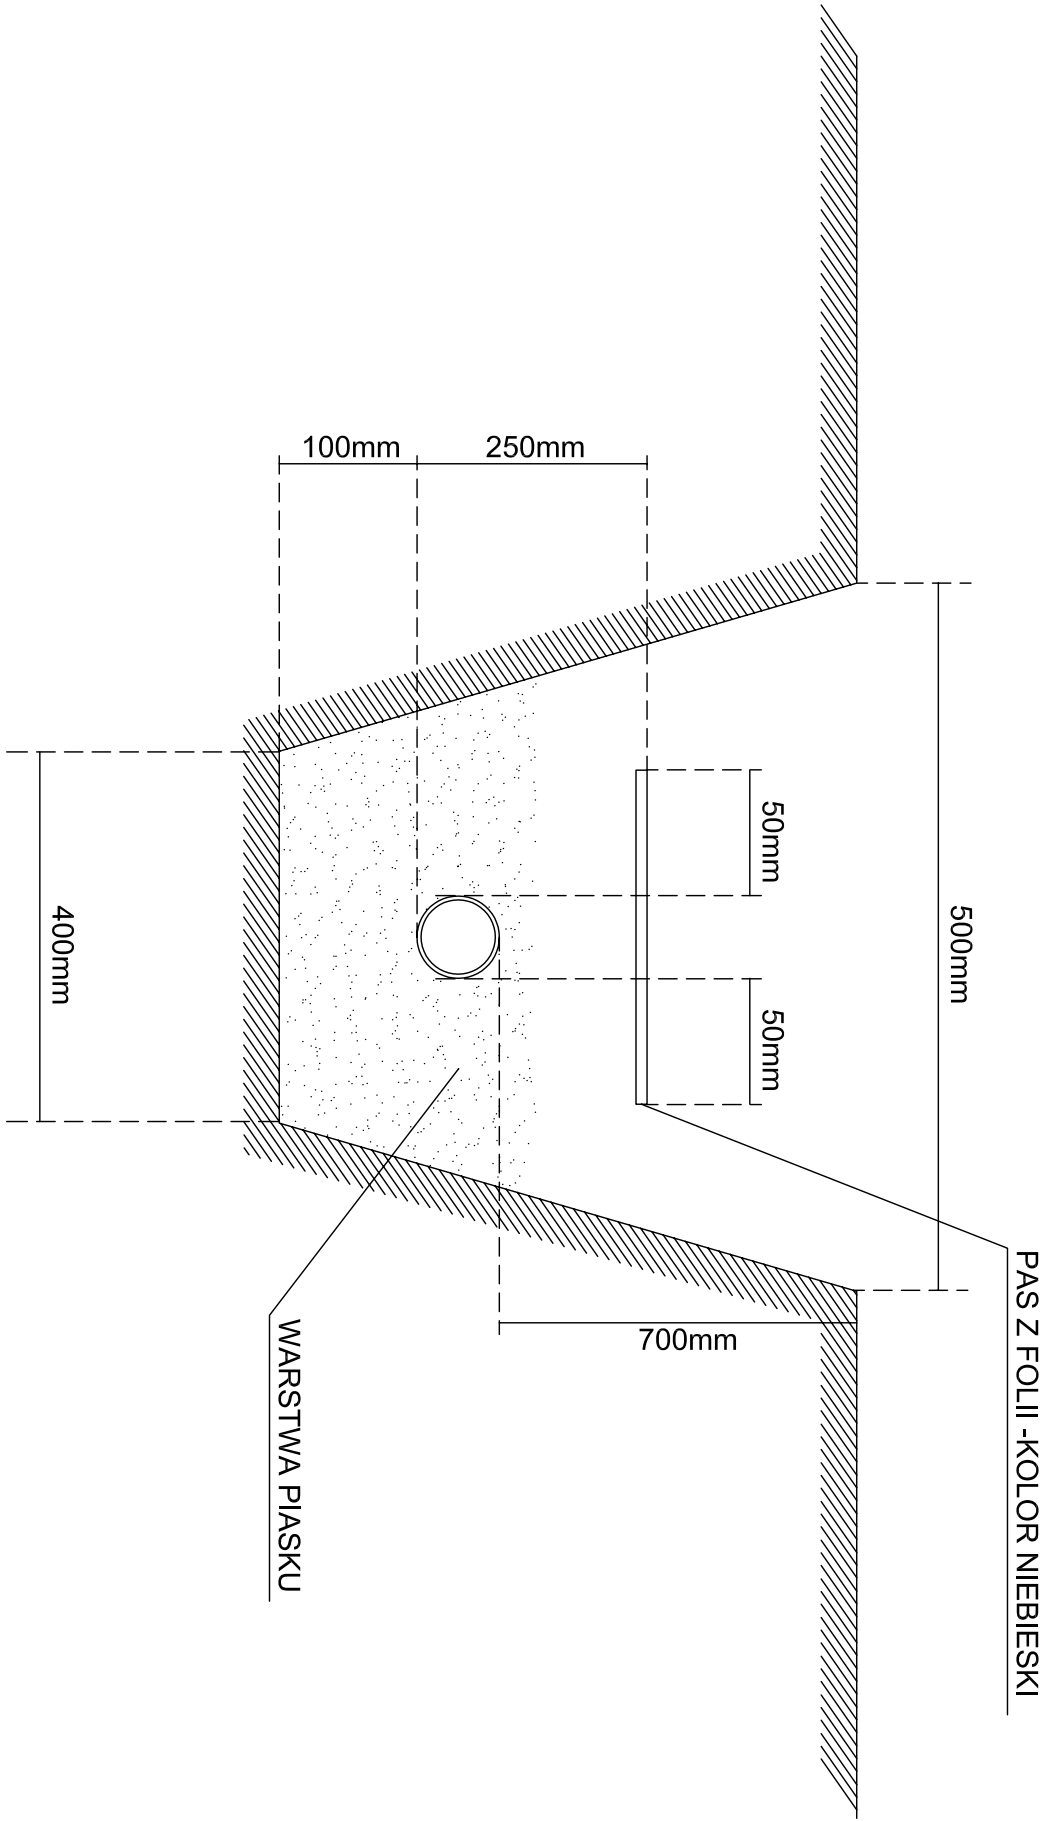

NUMER RYSUNKU	SKALA	DATA sierpień 2016	OBIEKT REMONT INSTALCJI ELEKTRYCZNYCH WYBRANYCH BUDYNKÓW SKANSENU WSI POGÓRZAŃSKIEJ W SZYMBARKU		GŁÓWNY PROJEKTANT mgr inż. Zygmunt Pawlak UPR. Nr GPA-7342-54/96	SPRAWDZAJĄCY inż. Mikołaj Gondek UAN I-8340/A-120/89
			ADRES INWESTYCJI SZYMBARK DZ. NR. 1726/1	INWESTOR MUZEUM "DWORY KARWACJANÓW I GŁADYSZÓW" UL. WRÓBLEWSKIEGO 10A, 38–300 GORLICE		
			STADIUM PROJEKT BUDOWLANY	BRANŻA ELEKTRYKA	OPRACOWAŁ: mgr inż. Paweł Gajewski UPR. Nr MAP/00312/PWOE/14	
			PRZEDMIOT RYSUNKU SPOSÓB UKŁADANIA KABLI			

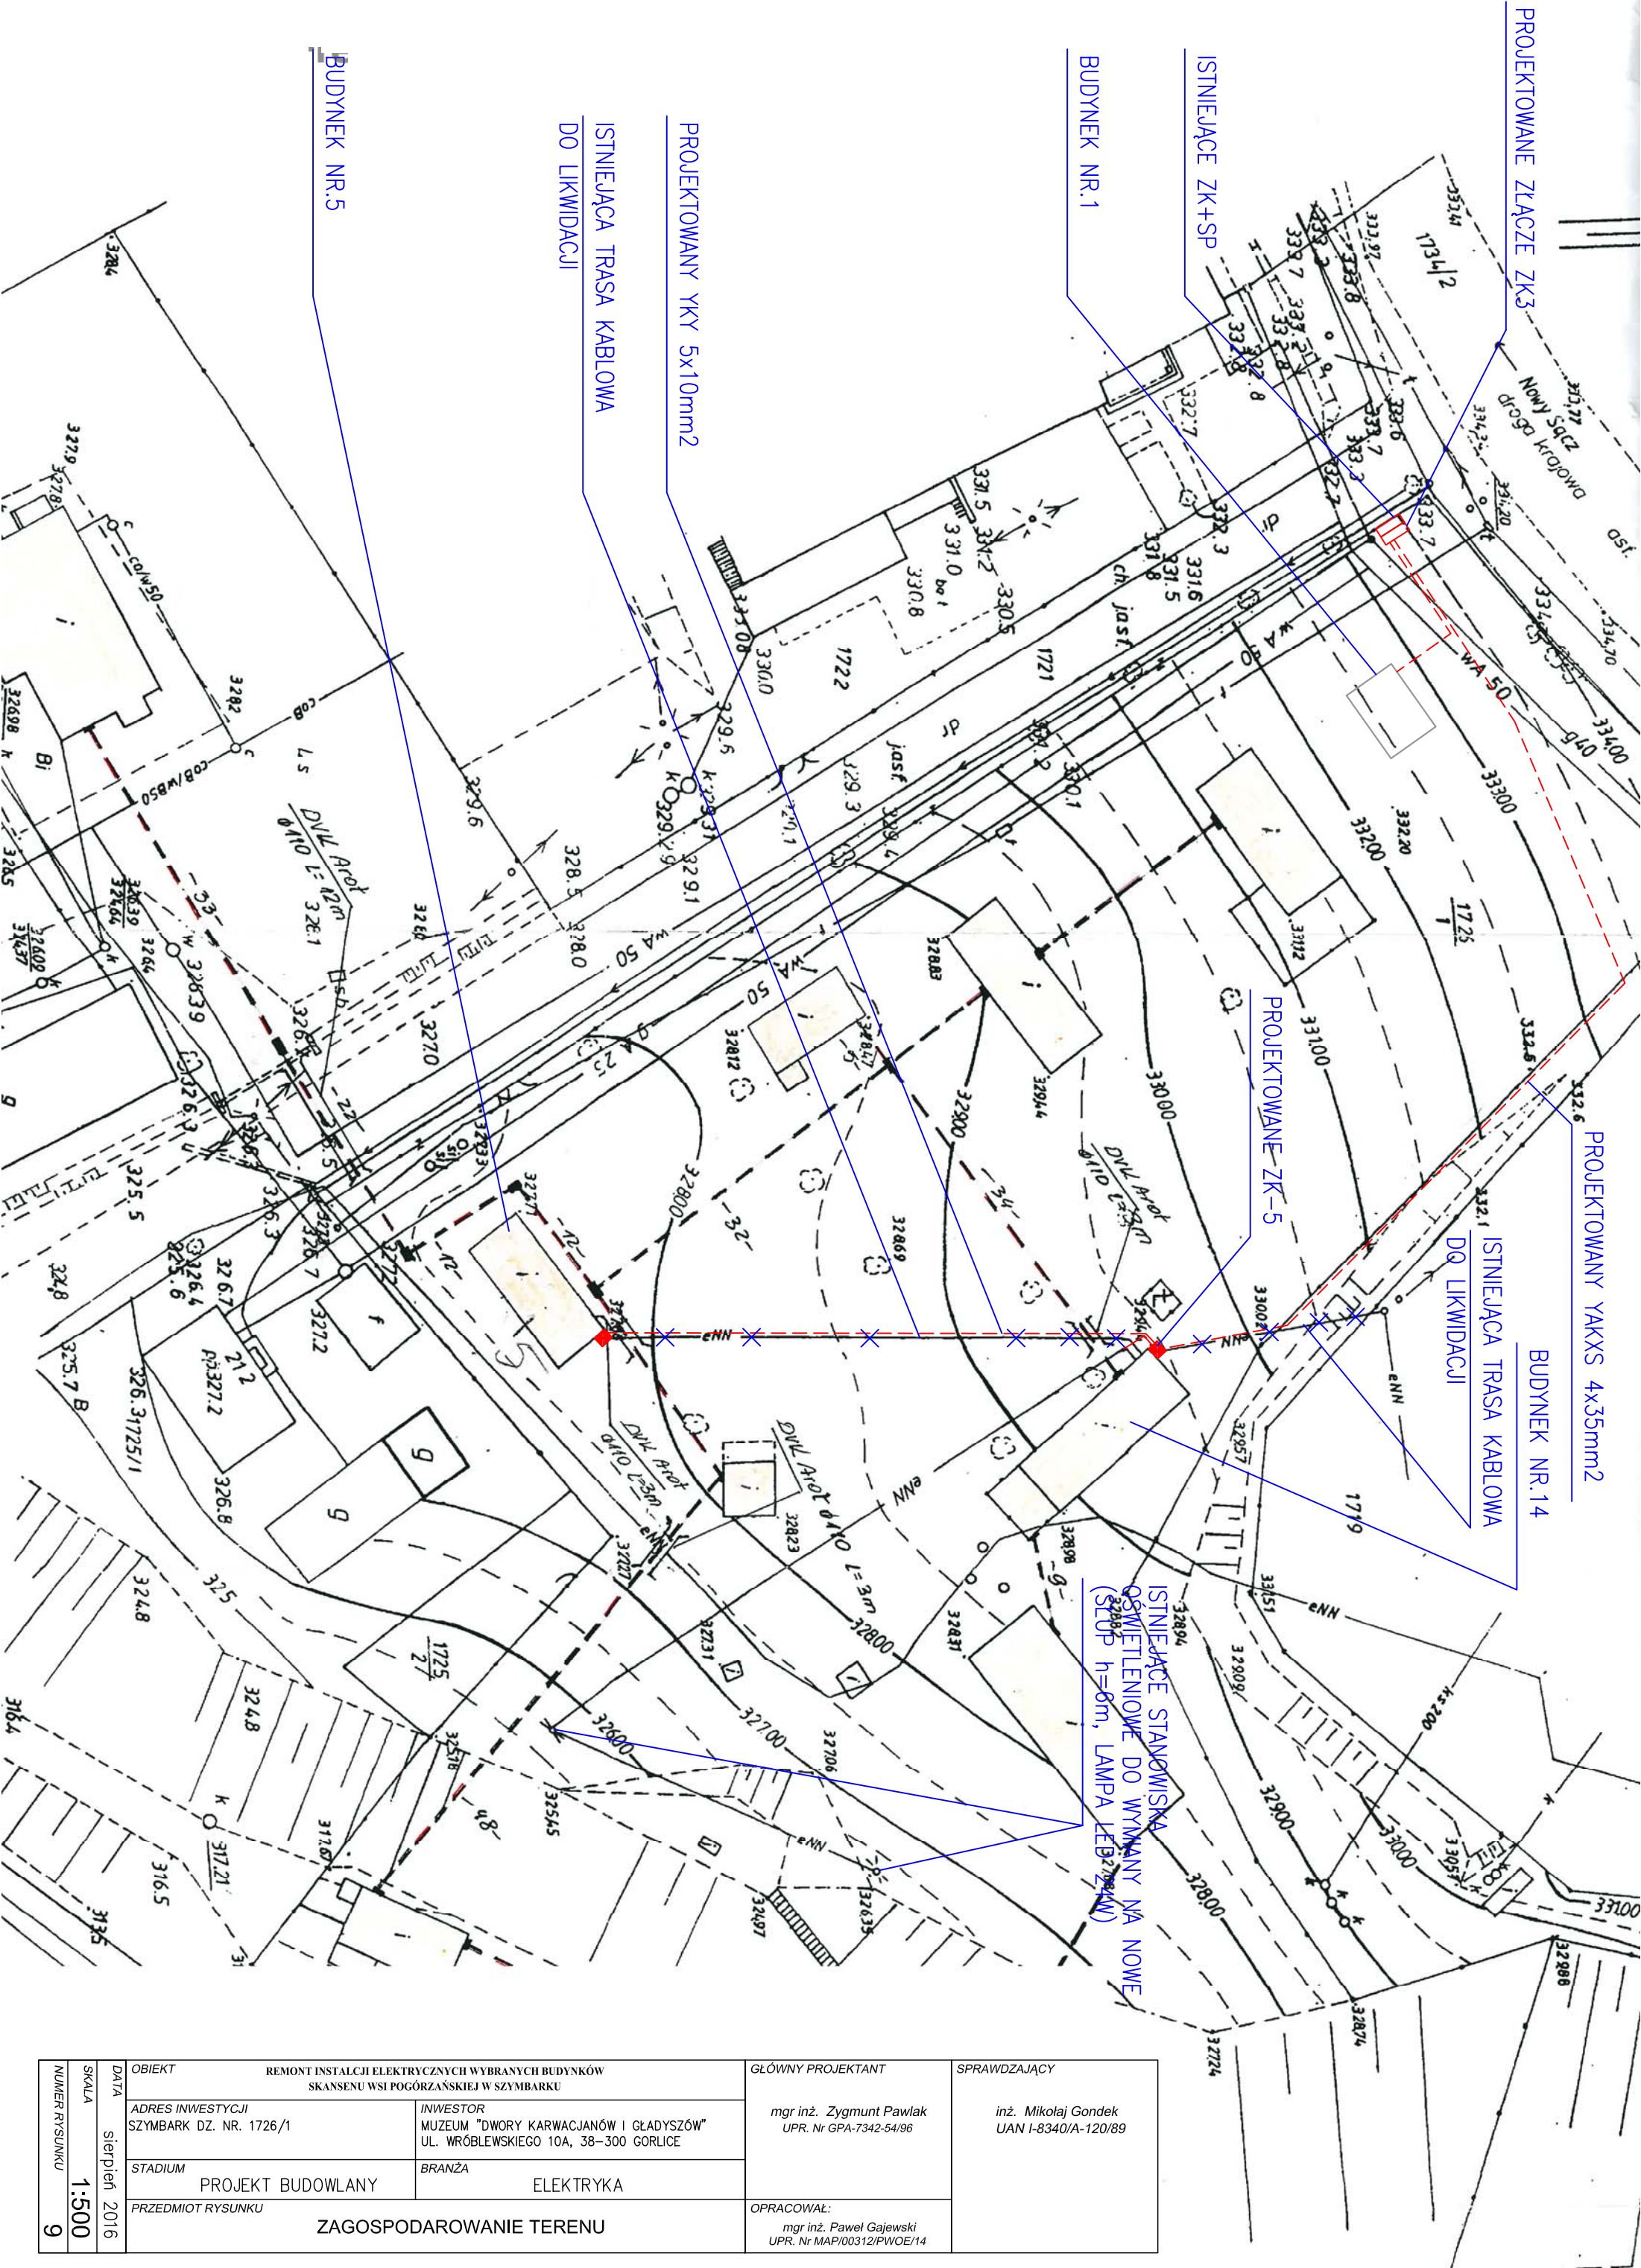

NUMER RYSUNKU	SKALA	DATA	OBIEKT		GŁÓWNY PROJEKTANT	SPRAWDZAJĄCY	
			REMONT INSTALCJI ELEKTRYCZNYCH WYBRANYCH BUDYNKÓW SKANSENU WSI POGÓRZAŃSKIEJ W SZYMBARKU				
			ADRES INWESTYCJI	INWESTOR			
			SZYMBARK DZ. NR. 1726/1	MUZEUM "DWORY KARWACJANÓW I GŁADYSZÓW" UL. WRÓBLEWSKIEGO 10A, 38-300 GORLICE			
			STADIUM	BRANŻA			
		sierpień 2016	PROJEKT BUDOWLANY		ELEKTRYKA		
	1:500		PRZEDMIOT RYSUNKU		OPRACOWAŁ:		
			ZAGOSPODAROWANIE TERENU		mgr inż. Paweł Gajewski UPR. Nr MAP/00312/PWOW/14	inż. Mikołaj Gondek UAN I-8340/A-120/89	
9							