


Chałupa Banasika

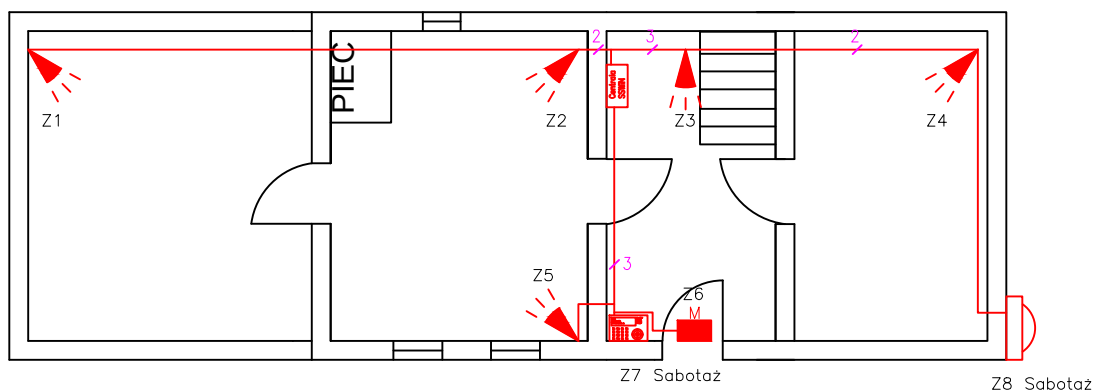

Legenda:



CZUJKA PIR



KLAWIATURA LCD



SYGNALIZATOR OPTYCZNO-AKUSTYCZNY,
ZEWNĘTRZNY



CENTRALA ALARMOWA W OBUDOWIE Z AKUMULATOREM




YT DY 6x0,5mm² (8x0,5 DLA SYGNALIZATORÓW ORAZ MANIPULATORÓW)

		DALES Zygmunt Pawlak ul. B. Prusa 140 A 33-300 Nowy Sącz www.dales.net.pl tel. 18-449-07-34 e-mail: tukan.nowysacz@gmail.com	
OBIEKT:		BUDOWA SSWIN PARKU ETNOGRAFICZNEGO W SIDZINIE	
ADRES INWESTYCJI:		INWESTOR:	
Skansen w Sidzinie- Muzeum Kultury Ludowej, 34-236 Sidzina		Skansen w Sidzinie Muzeum Kultury Ludowej 34-236 Sidzina	
STADIUM:		BRANŻA:	
PROJEKT BUDOWLANY		ELEKTRYCZNA	
PRZEDMIOT RYSUNKU:			
Chałupa Banasika Instalacje elektroenergetyczne – SSWIN			
Projektował:		Podpis:	
mgr inż. Piotr Pawlak Uprawnienia do projektowania i kierowania robotami bez ograniczeń numer MAP/0082/PWBE/15			
Sprawdzał:		Podpis:	
mgr inż. Zygmunt Pawlak Uprawnienia do projektowania i kierowania robotami bez ograniczeń numer GPA-7342-54/96 UAN-7342-19/91			
DATA	SKALA	NUMER RYSUNKU	
SIERPIEŃ 2016		1:100	2


SSWIN
CENTRALA

		DALES Zygmunt Pawlak ul B. Prusa 140 A 33-300 Nowy Sącz www.dales.net.pl tel. 18-449-07-34 e-mail:tukan.nowysacz@gmail.com	
OBIEKT: BUDOWA SSWIN PARKU ETNOGRAFICZNEGO W SIDZINIE			
ADRES INWESTYCJI: Skansen w Sidzinie– Muzeum Kultury Ludowej, 34–236 Sidzina		INWESTOR: Skansen w Sidzinie Muzeum Kultury Ludowej 34–236 Sidzina	
STADIUM: PROJEKT BUDOWLANY		BRANŻA: ELEKTRYCZNA	
PRZEDMIOT RYSUNKU: Chatupa Wójta Maja Instalacje elektroenergetyczne – SSWIN			
Projektował: mgr inż. Piotr Pawlak Uprawnienia do projektowania i kierowania robotami bez ograniczeń numer MAP/0082/PWB/E/15		Podpis:	
Sprawdział: mgr inż. Zygmunt Pawlak Uprawnienia do projektowania i kierowania robotami bez ograniczeń numer GPA-7342-54/96 UAN-7342-19/91		Podpis:	
DATA SIERPIEŃ 2016	SKALA 1:100	NUMER RYSUNKU	

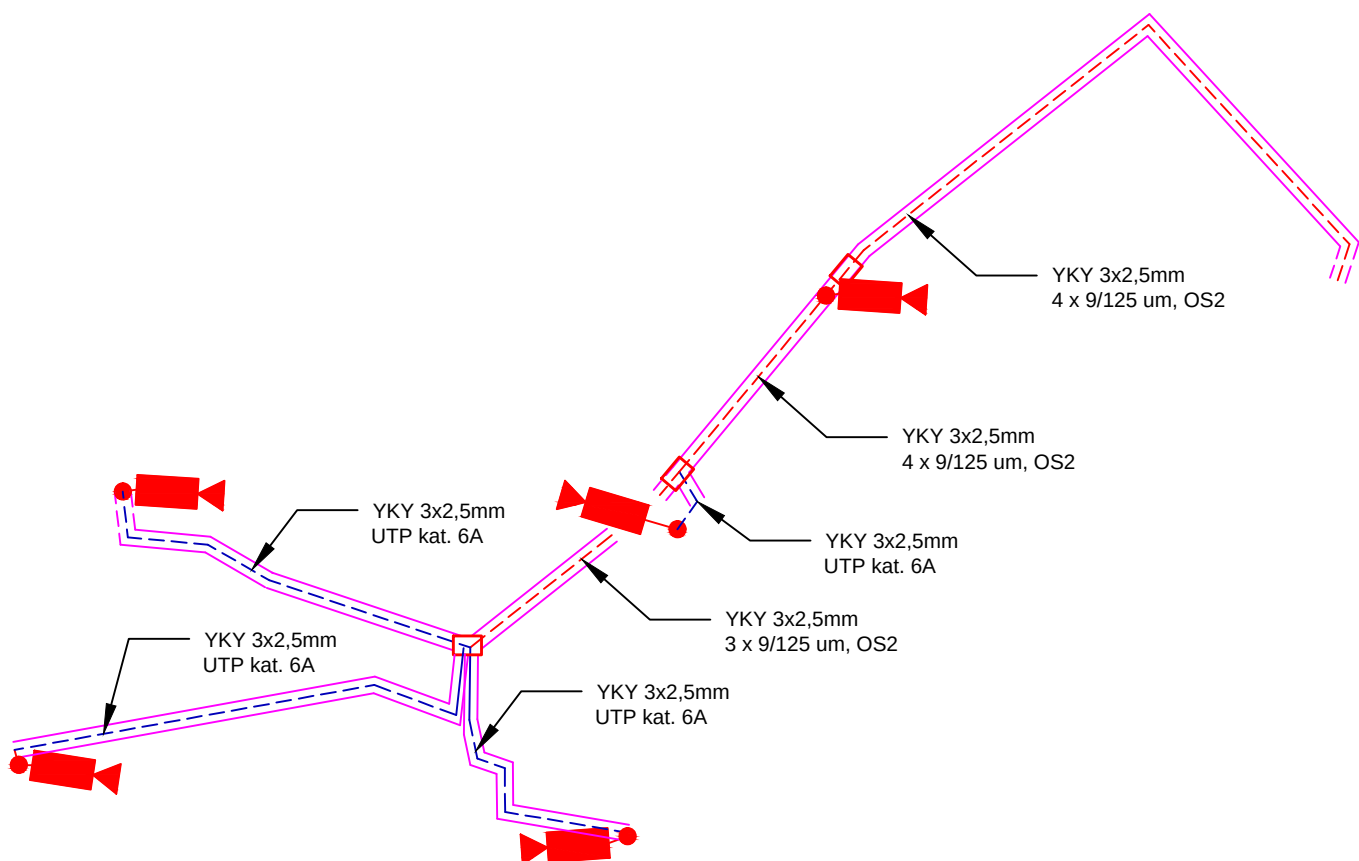

		DALES Zygmunt Pawlak ul B. Prusa 140 A 33-300 Nowy Sącz www.dales.net.pl tel. 18-449-07-34 e-mail: tukan.nowysacz@gmail.com	
OBIEKT:		BUDOWA CCTV PARKU ETNOGRAFICZNEGO W SIDZINIE	
ADRES INWESTYCJI:		INWESTOR:	
Skansen w Sidzinie– Muzeum Kultury Ludowej, 34–236 Sidzina		Skansen w Sidzinie Muzeum Kultury Ludowej 34–236 Sidzina	
STADIUM:		BRANZA:	
PROJEKT BUDOWLANY		ELEKTRYCZNA	
PRZEDMIOT RYSUNKU:			
Instalacje elektroenergetyczne – CCTV Schemat CCTV			
Projektował:		Podpis:	
mgr inż. Piotr Pawlak Uprawnienia do projektowania i kierowania robotami bez ograniczeń numer MAP/0082/PWBE/15			
Sprawdzał:		Podpis:	
mgr inż. Zygmunt Pawlak Uprawnienia do projektowania i kierowania robotami bez ograniczeń numer GPA-7342-54/96 UAN-7342-19/91			
DATA	SKALA	NUMER RYSUNKU	
SIERPIEŃ 2016		brak	
			2

Chałupa Anny Koziół

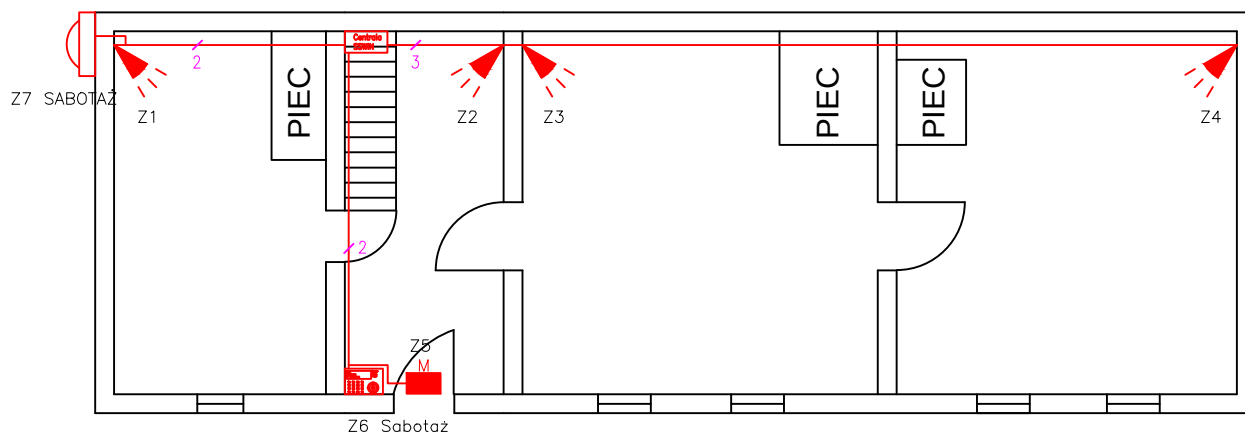

Legenda:



CZUJKA PIR



KLAWIATURA LCD



SYGNALIZATOR OPTYCZNO-AKUSTYCZNY,
ZEWNETRZNY



CENTRALA ALARMOWA W OBUDOWIE Z AKUMULATOREM



YTDY 6x0,5mm² (8x0,5 DLA SYGNALIZATORÓW ORAZ MANIPULATORÓW)

		DALES Zygmunt Pawlak ul B. Prusa 140 A 33-300 Nowy Sącz www.dales.net.pl tel. 18-449-07-34 e-mail:tukan.nowysacz@gmail.com	
OBIEKT:		BUDOWA SSWIN PARKU ETNOGRAFICZNEGO W SIDZINIE	
ADRES INWESTYCJI:		INWESTOR:	
Skansen w Sidzinie- Muzeum Kultury Ludowej, 34-236 Sidzina		Skansen w Sidzinie Muzeum Kultury Ludowej 34-236 Sidzina	
STADIUM:		BRANŻA:	
PROJEKT BUDOWLANY		ELEKTRYCZNA	
PRZEDMIOT RYSUNKU:			
Chałupa Anny Koziół Instalacje elektroenergetyczne – SSWIN			
Projektował:		Podpis:	
mgr inż. Piotr Pawlak			
Uprawnienia do projektowania i kierowania robotami bez ograniczeń numer MAP/0082/PWBE/15			
Sprawdzał:		Podpis:	
mgr inż. Zygmunt Pawlak			
Uprawnienia do projektowania i kierowania robotami bez ograniczeń numer GPA-7342-54/96 UAN-7342-19/91			
DATA	SIERPIEŃ 2016	SKALA	1:100
NUMER RYSUNKU			3

Woj.: małopolskie
Pow.: suski
Jedn. ewid.: 121504_2, Bystro-Sidzina
Obręb: 0002, Sidzina

MAPA Skansenu w Sidzinie

Muzeum Kultury Ludowej

SKALA 1:1000

km. 7.115.09.02.3.4, 7.115.09.07.1.2

7.115.09.07.2.1

Działki ewid. nr 462/6, 462/7, 463/3, 463/4,

503/11, 503/12, 503/13, 503/14.

- 1. CHŁAPKA BANASIA
- 2. SPICHLERZ
- 3. KUCHNIA
- 4. ŁIATA

- 5. CHŁAPKA ANNY KOTICE
- 6. MŁYN
- 7. CHŁAPKA HOŁTOWA
- 8. CHŁAPKA ZAGRODOWA

Legenda:



KAMERA — MONTAŻ NA WYSIEGNIKU




STUDNIA TELETECHNICZNA SZCZELNA typu MODULA



TRASA KANALIZACJI TELETECHNICZNEJ — RURA 2xDVKØ110
(YKY 3x2,5mm, Przewód światłowodowy 9/125 um, OS2
UTP kat 6A)

kamery montowane na budynkach

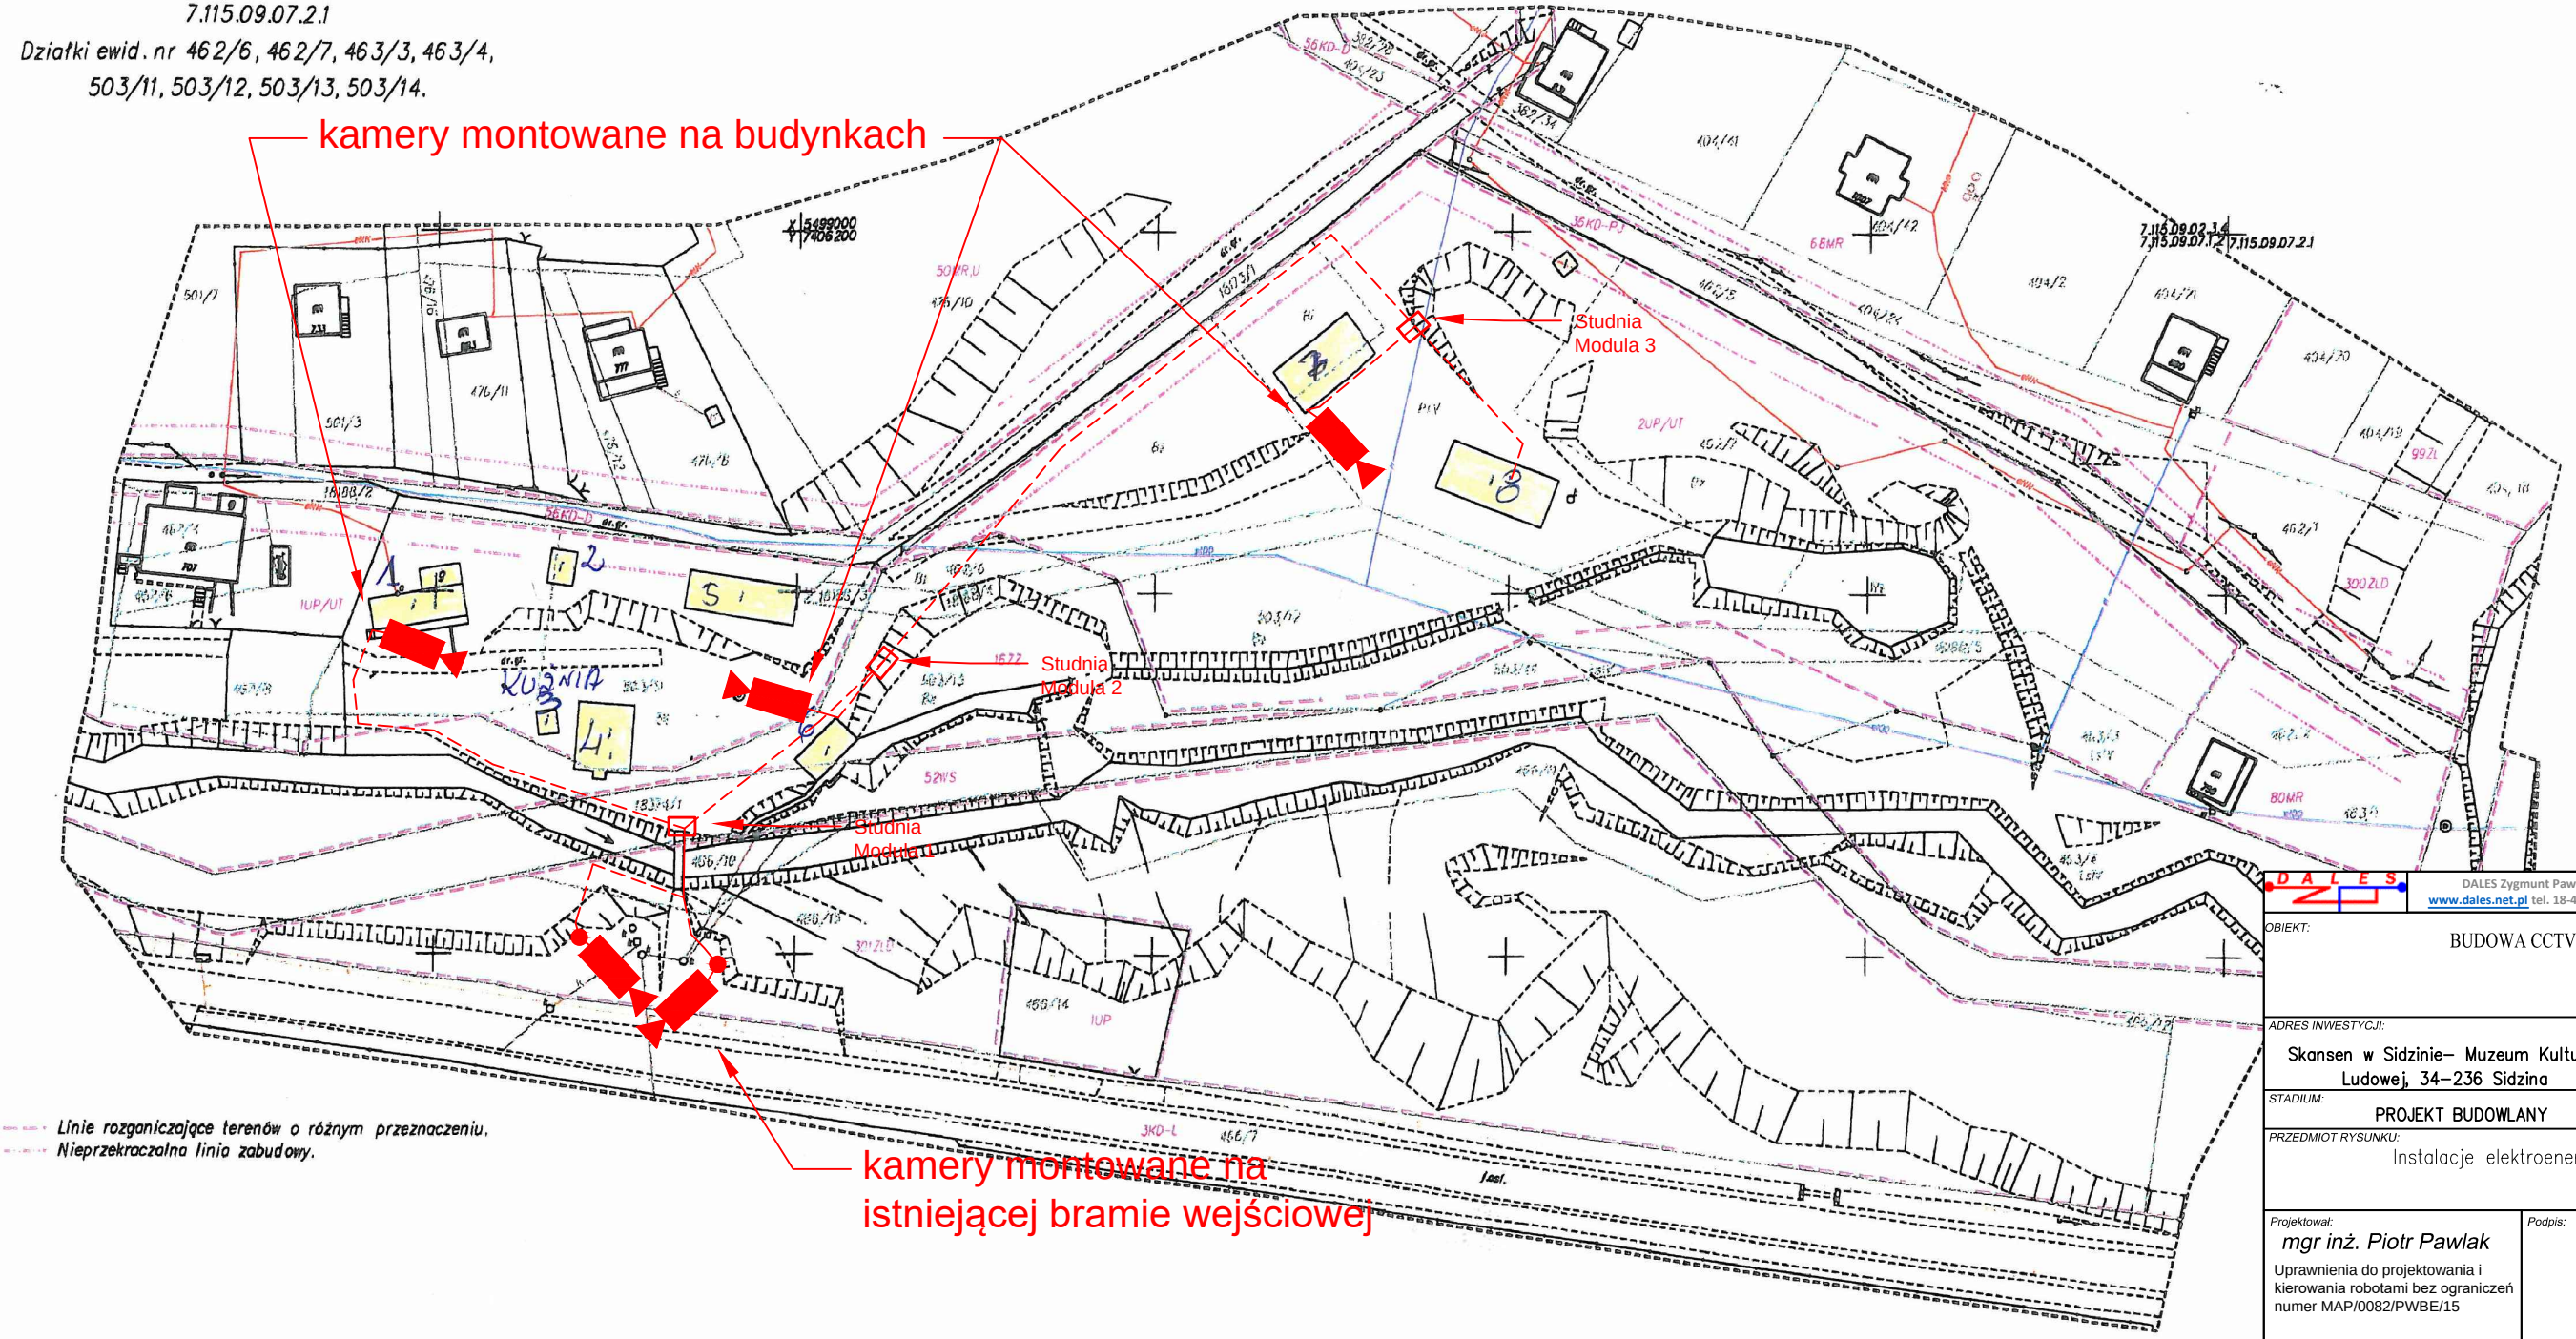

Linie rozgarniczające terenów o różnym przeznaczeniu.
Nieprzekraczalna linia zabudowy.

kamery montowane na istniejącej bramie wejściowej

DALES DALES Zygmunt Pawlak ul. B. Prusa 140 A 33-300 Nowy Sącz www.dales.net.pl tel. 18-449-07-34 e-mail: tukan.nowysacz@gm	
OBIEKT: BUDOWA CCTV PARKU ETNOGRAFICZNE W SIDZINIE	
ADRES INWESTYCJI: Skansen w Sidzinie— Muzeum Kultury Ludowej, 34–236 Sidzina	INWESTOR: Skansen w Sidzin Muzeum Kultury Luc 34–236 Sidzina
STADIUM: PROJEKT BUDOWLANY	BRANŻA: ELEKTRYCZNA
PRZEDMIOT RYSUNKU: Instalacje elektroenergetyczne — CCTV	
Projektował: mgr inż. Piotr Pawlak Uprawnienia do projektowania i kierowania robotami bez ograniczeń numer MAP/0082/PWBE/15	Podpis:
Sprawdzał: mgr inż. Zygmunt Pawlak Uprawnienia do projektowania i kierowania robotami bez ograniczeń numer GPA-7342-54/96 UAN-7342-19/91	Podpis:
DATA: SIERPIEŃ 2016	SKALA: 1: 500
NUMER RYSUNKU	